

MAPA do celów projektowych

Obiekt prowadzony w systemie mapy numerycznej. Projekty przedkładane na ZUDP powinny być opracowane geodezyjnie (posiadać określone współrzędne)

Arkusz mapy: 262.432.061

262.432.063

Skala: 1:1000

Obreń ewid.: Konary - Leg^o

Gmina Brochów

Mapa aktualna na dzień 16.01.2009 r.

w granicach oznaczonych kolorem zielonym

Nie wyklucza się istnienia w terenie innych nie wykazanych na niniejszej mapie urządzeń podziemnych, które nie były zgłoszone do inwentaryzacji lub o których brak jest informacji w instytucjach branżowych

PRZEDSIĘBIORSTWO USŁUG GEODEZYJNYCH


mgr inż. **Tadeusz Paziewski**
96-500 Sochaczew, ul. Piłsudskiego 14A lok. 2B
tel. (0-46) 862 63 13 tel/fax (0-46) 862 63 17
tel. kom. 0601 32 33 61. NIP 637-107-18-06

GEODETA UPRAWNIONY

mgr inż. **Tadeusz Paziewski**
(Upr. GUGiK nr 448)

STAROSTWO POWIATOWE W SOCHACZEWIE
Powiatowy Geodeta Nadzorca ds. Geodezji i Kartograficznej
W obszarze oznaczonym linią zieloną dokonano aktualizacji treści mapy zasadniczej. Dokumenty z pomiaru uzupełniającego przyległego do zasobu powiatowego w dniu 16.01.2009 r. i zaewidencjonowano pod nr 166/08/397/025
Niniejsza mapa może służyć do celów projektowych. Projekowana obiektu budowlanego wymagające pozwolenia na budowę podlegają wytyczeniu i inwentaryzacji wykonywanej przez jednostki uprawnione do wykonywania prac geodezyjnych.
Sochaczew, dnia 11.02.09 r.

Z up. S.T.A. i...
Za kierownika Powiatowego Geod. Dokumentacji Geodezyjnej i Kartograficznej:
Irena Kacza

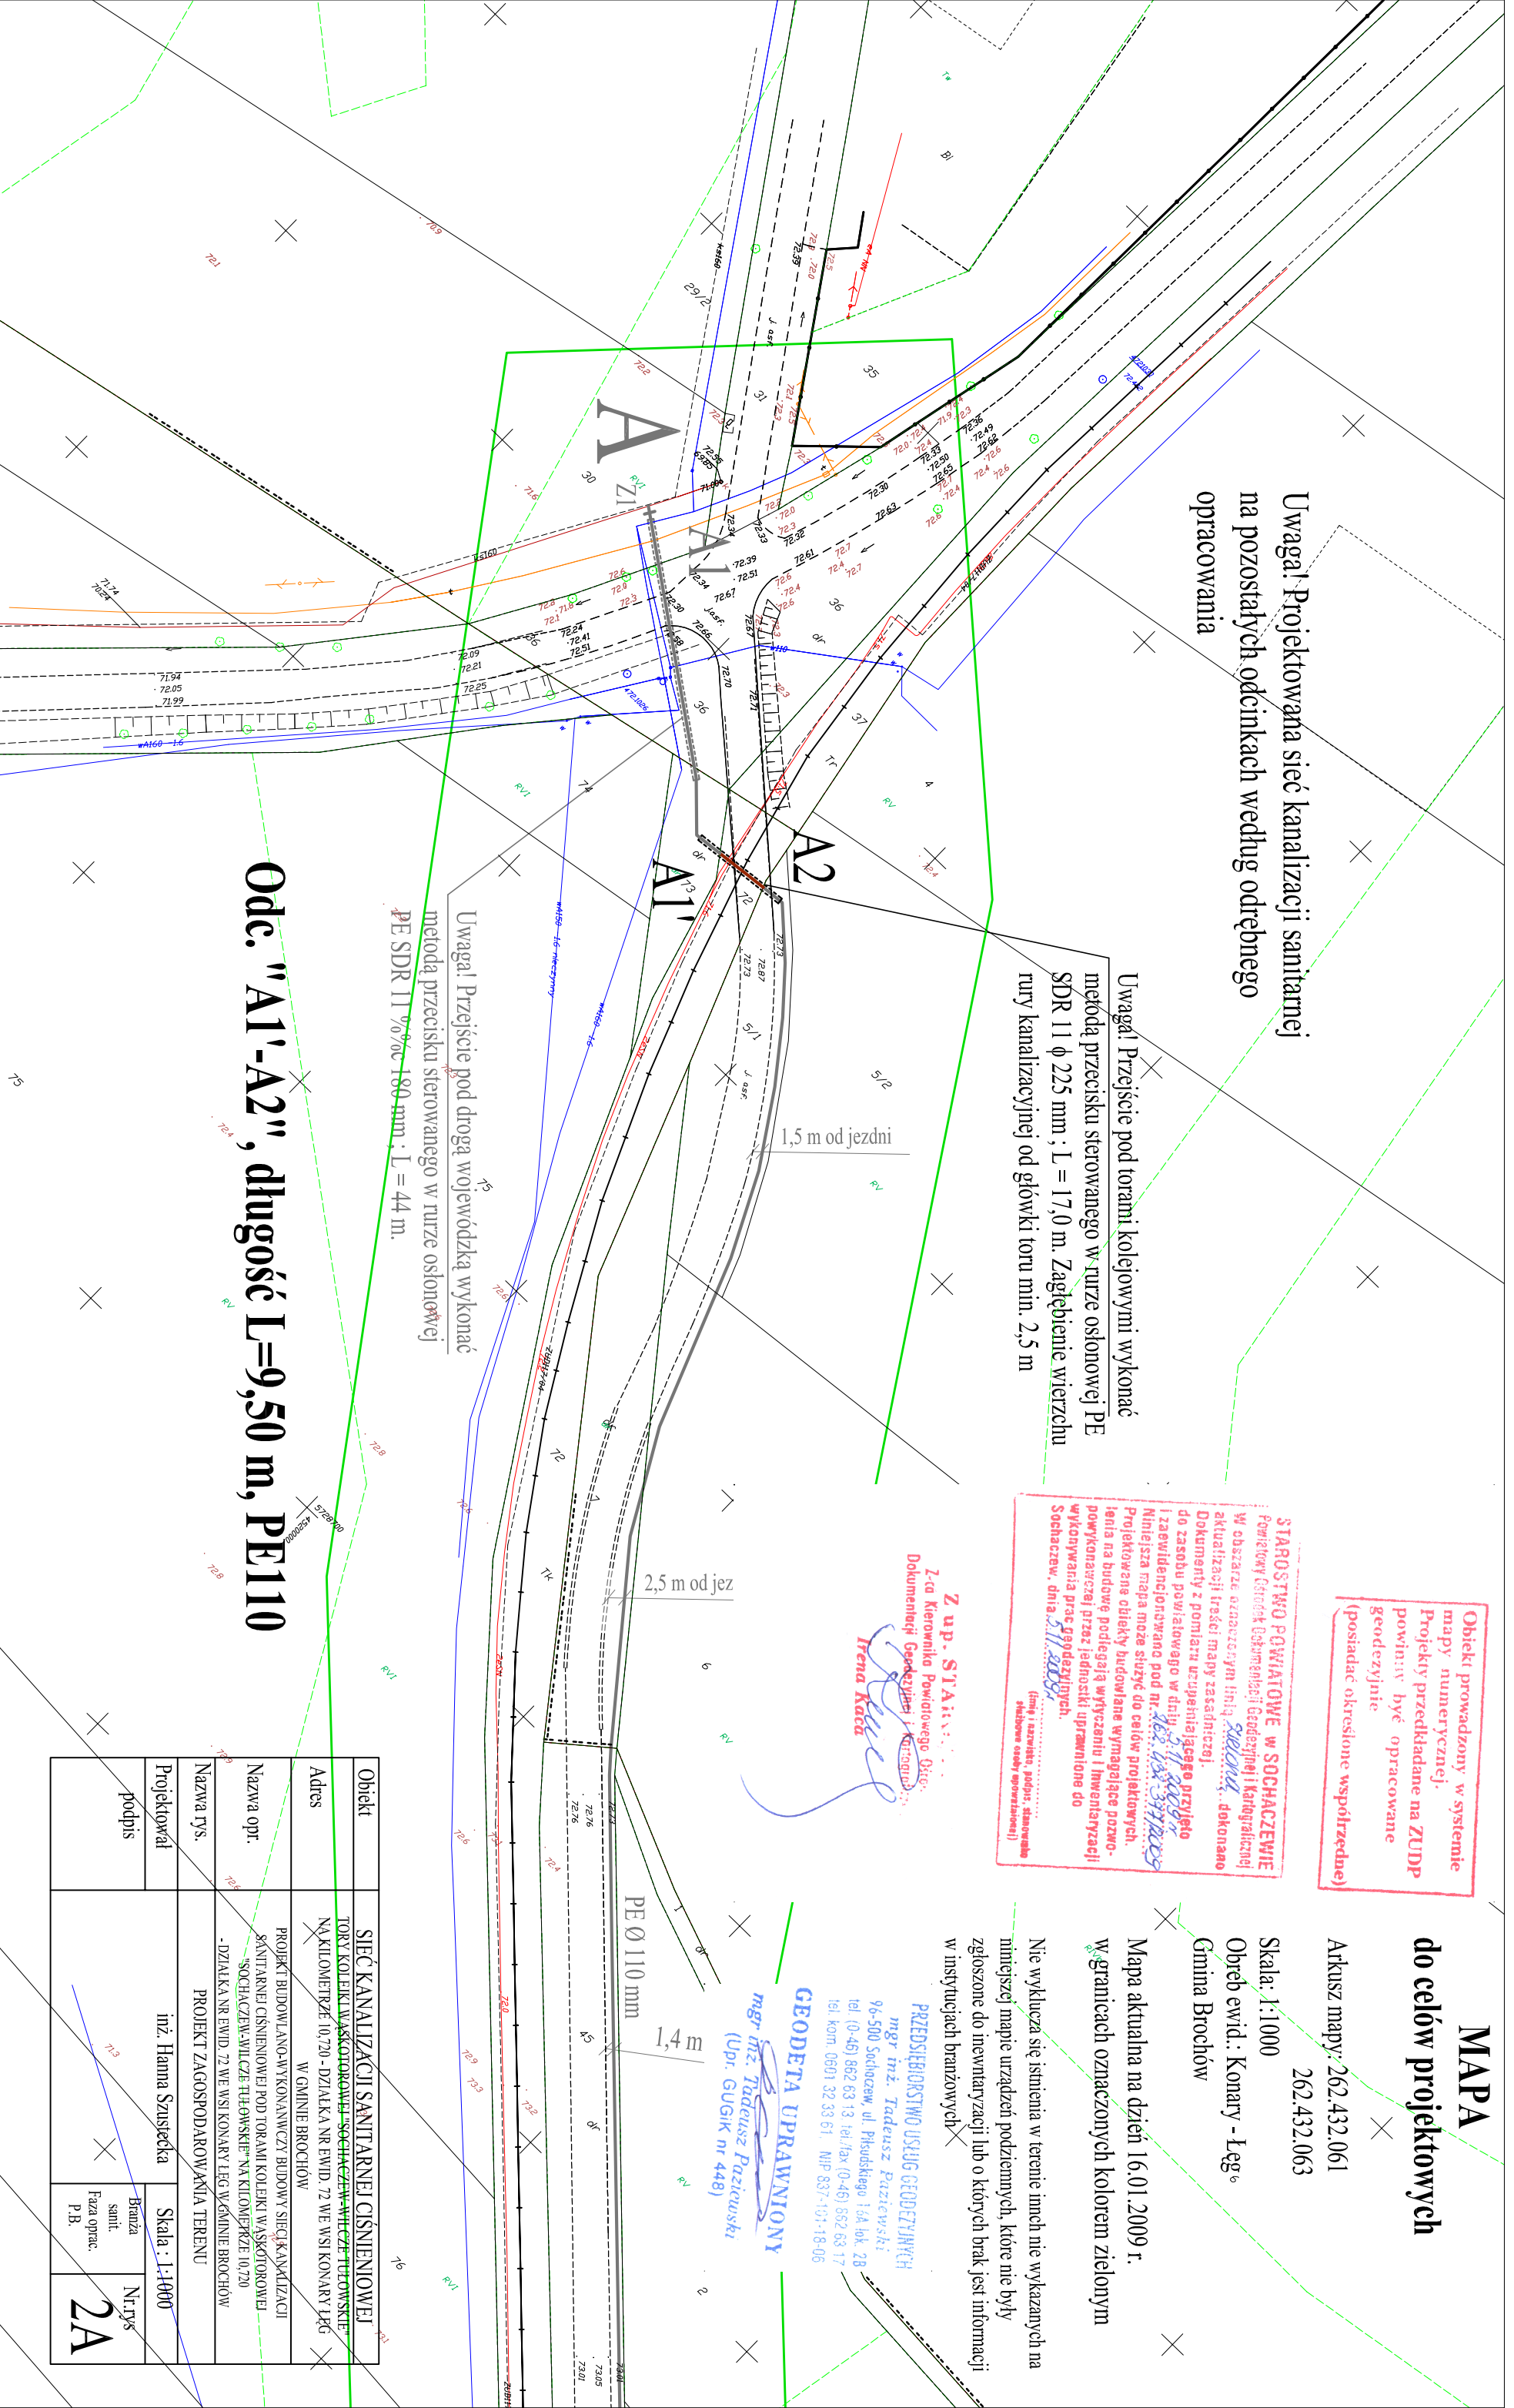

Odc. "A1'-A2", długość L=9,50 m, PE110

Obiekt	SIEĆ KANALIZACJI SANITARNEJ CIŚNIENIOWEJ TORÓW KOLEJOWYCH W SOCHACZEWIE WITCZE TETOWSKIE NA KILOMETRZE 10,720 - DZIAŁKA NR EWID. 72 WE WSI KONARY LEG W GMINIE BROCHÓW
Adres	PROJEKT BUDOWLANO-WYKONAWCZY BUDOWY SIECI KANALIZACJI SANITARNEJ CIŚNIENIOWEJ POD TORAMI KOLEJKI WĄSKOTOROWEJ SOCHACZEW-WITCZE TETOWSKIE NA KILOMETRZE 10,720 - DZIAŁKA NR EWID. 72 WE WSI KONARY LEG W GMINIE BROCHÓW
Nazwa opr.	PROJEKT ZAGOSPODAROWANIA TERENU
Nazwa rys.	inż. Hanna Szuszczyńska
Projektował	Skala : 1:1000
podpis	Branża sanit. Faza oprac. P.B.
	Nr rys. 2A