

# MAPA do celów projektowych

Arkusz mapy: 7.175.15.16.4.4  
Skala: 1:500  
Obreń ewid.: Wólka Smolana  
Gmina Brochów

Mapa aktualna na dzień 06.05.2010 r.  
w granicach oznaczonych kolorem zielonym

Nie wyklucza się istnienia w terenie innych nie wykazanych na niniejszej mapie urządzeń podziemnych, które nie były zgłoszone do inwentaryzacji lub o których brak jest informacji w instytucjach branżowych


**PRZEDSIĘBIORSTWO USŁUG GEODEZYJNYCH**  
**mgr inż. Tadeusz Paziewski**  
96-500 Sehnacze, ul. Piłsudskiego 16A lok. 2B  
tel. (0-46) 862 63 13 tel./fax (0-46) 862 63 17  
tel. kom. 0601 92 33 61 NIP 837-101-18-06

**GEODETA UPRAWNIONY**  
**mgr inż. Tadeusz Paziewski**  
(Upr. GUGiK nr 448)

**Obiekt prowadzony w systemie mapy numerycznej.**  
Projekt przedkładany na ZUDP powinien być opracowany geodezyjnie (posiadać określone współrzędne)

**STAROSTWO POWIATOWE w SOCHACZEWIE**  
Powiatowy Ośrodek Dokumentacji Geodezyjnej i Kartograficznej  
W obszarze oznaczonym linią zieloną dokonano aktualizacji treści mapy zasadniczej.  
Dokumenty z pomiaru uzupełniającego przyjęto do zasobu powiatowego w dniu: **02.06.2010**  
i zrewidowano go do nr: **7.175.15.16.4.4**  
Niniejsza mapa może służyć do celów projektowych.  
Projektowane obiekty będą wiatre wymagające pozwolenia na budowę podlegają wyliczeniu i nawiązań rzeźni wykonawczej przez jednostki uprawnione do wykonywania prac geodezyjnych.  
Sehnacze, dnia: **02.06.2010**  
(inż. inżynier, podpis, stanowisko)  
(niezależnie od uprawnień)

**Z up. STAROSTY**  
Z-ca Kierownika Powiatowego Ośrodka Dokumentacji Geodezyjnej i Kartograficznej  
**Irena Kaca**

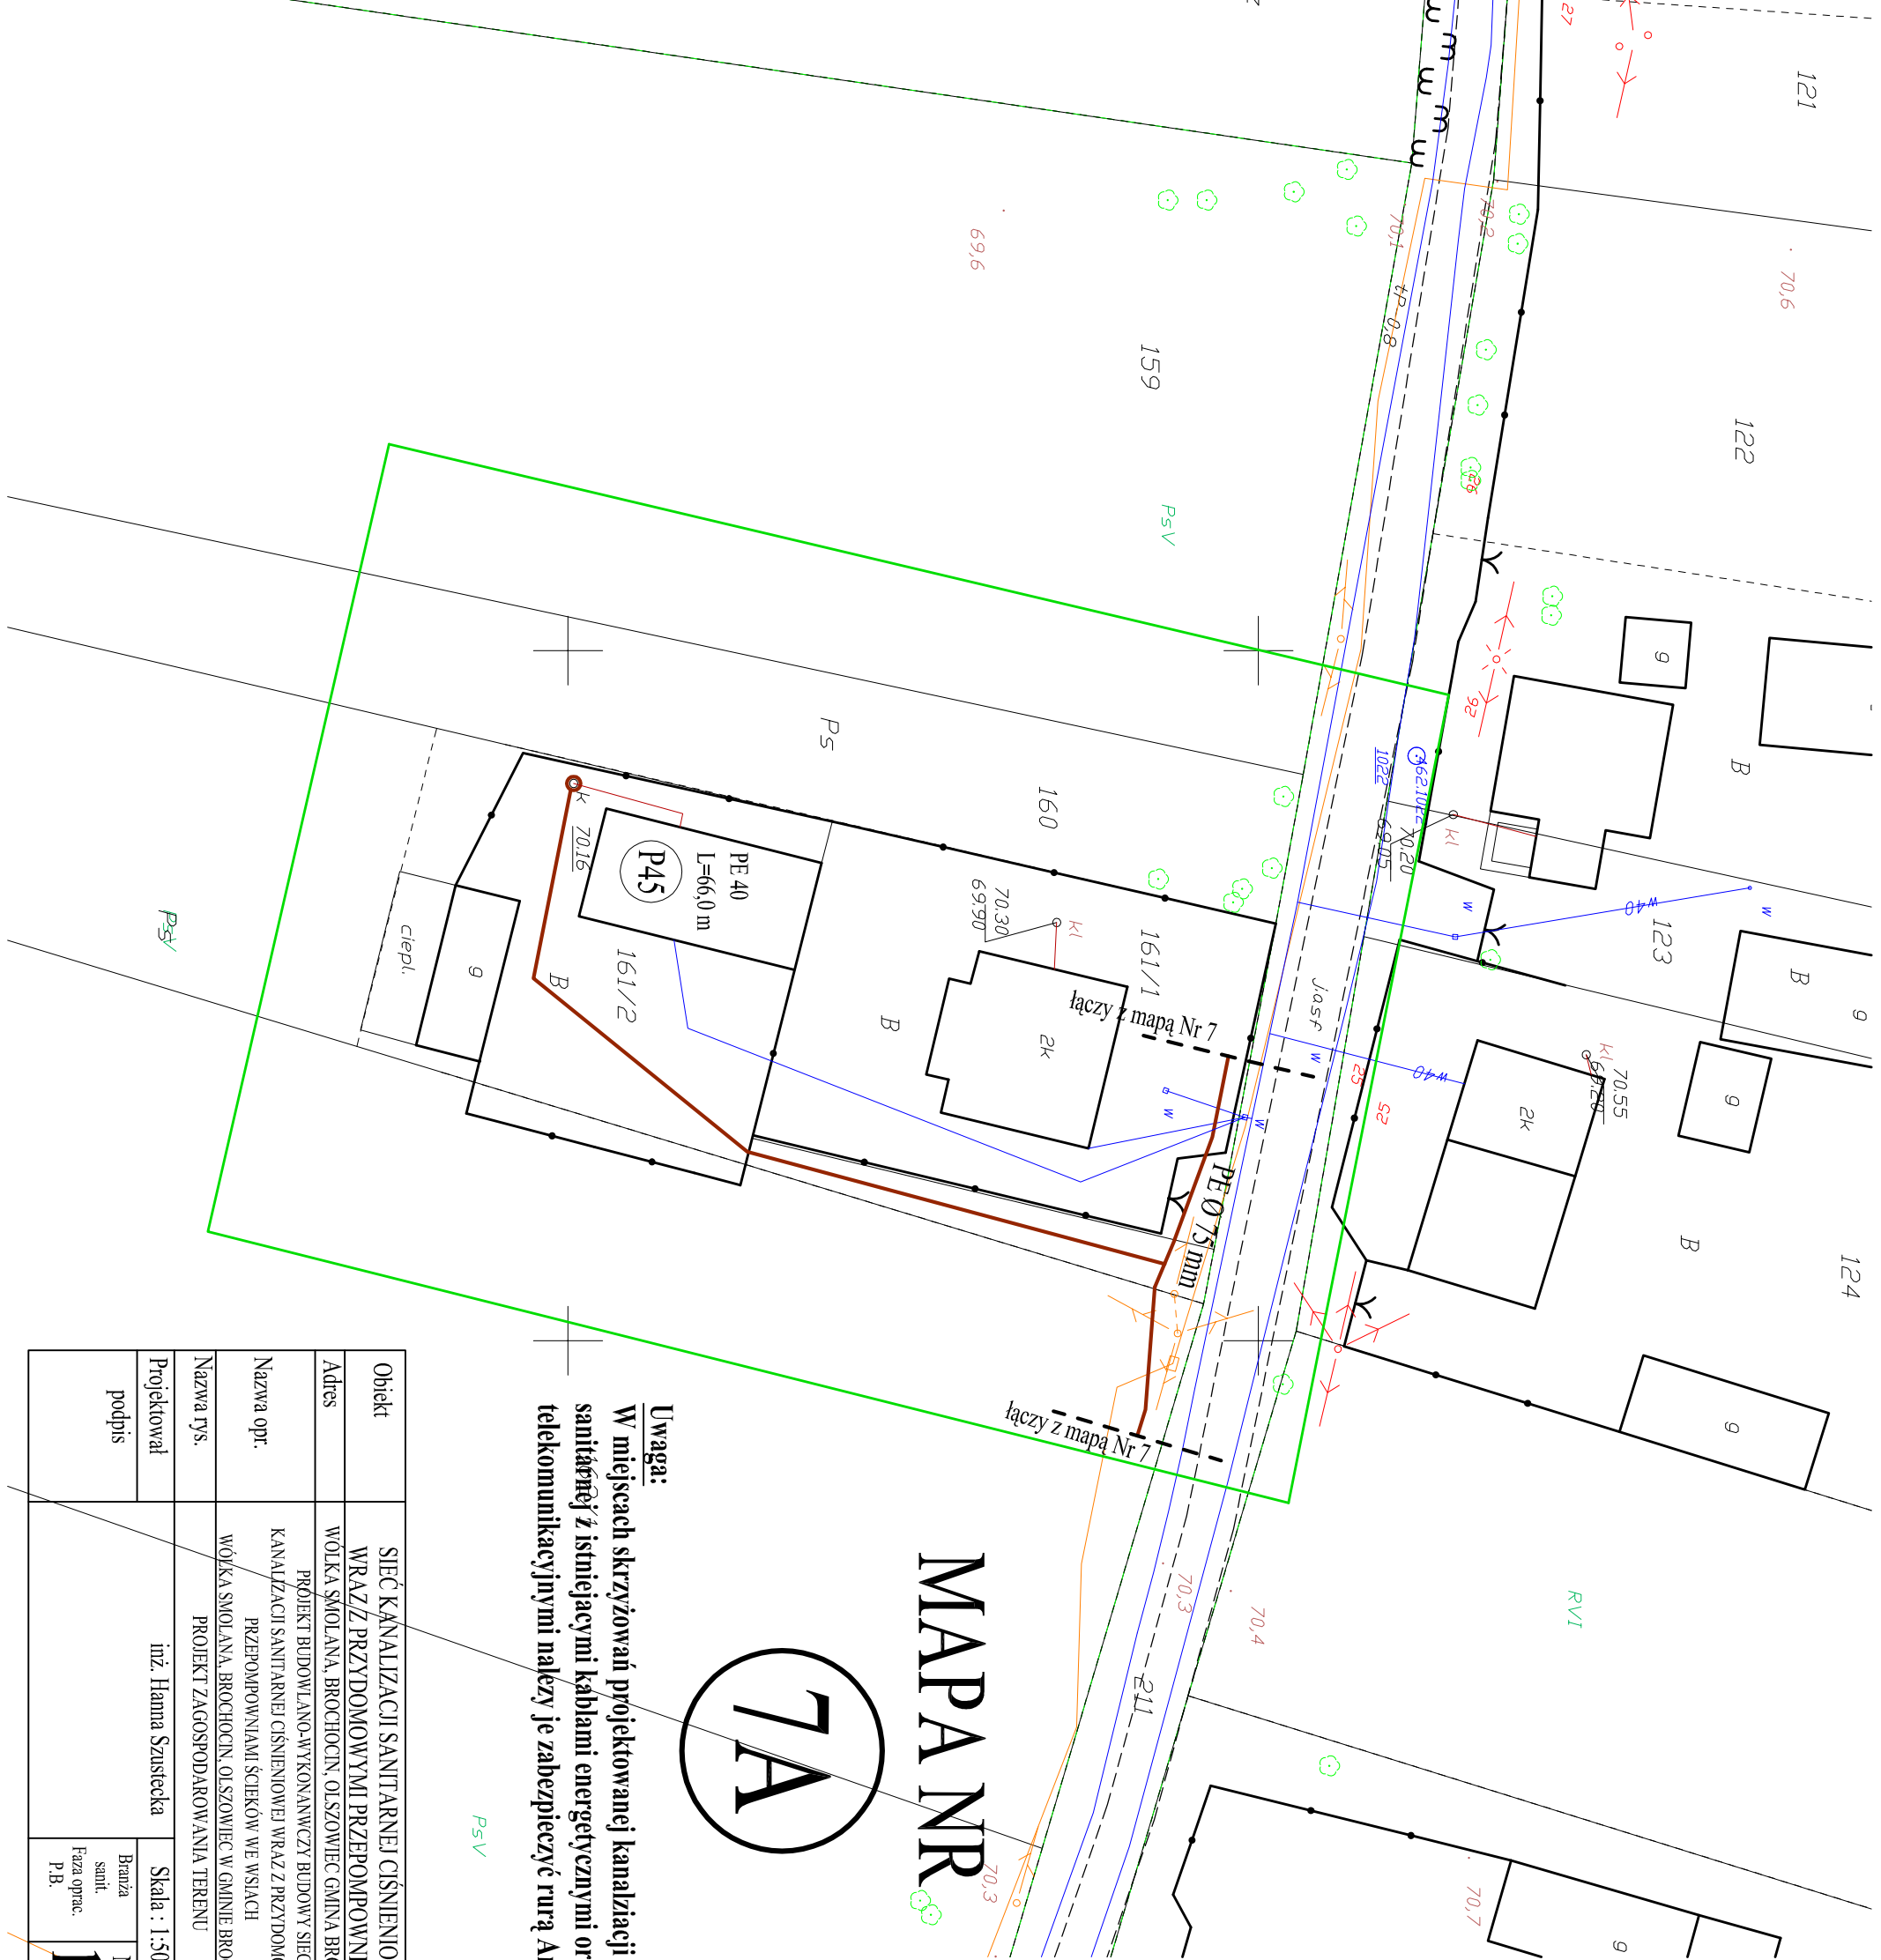

## MAPA NR

# 7A

**Uwaga:**  
W miejscach skrzyżowań projektowanej kanalizacji sanitacyjnej z istniejącymi kablami energetycznymi oraz telekomunikacyjnymi należy je zabezpieczyć rurą Arotą

Obiekt	SIĘĆ KANALIZACJI SANITARNEJ CIŚNIENIOWEJ WRAZ Z PRZYDOMOWYM PRZEPOMPOWANIAMI	
Adres	WÓLKA SMOLANA, BROCHÓW, OLŠOWIEC GMINA BROCHÓW	
Nazwa opr.	KANALIZACJI SANITARNEJ CIŚNIENIOWEJ WRAZ Z PRZYDOMOWYM PRZEPOMPOWANIAMI ŚCIEKÓW WE WSIACH WÓLKA SMOLANA, BROCHÓW, OLŠOWIEC W GMINIE BROCHÓW	
Nazwa rys.	PROJEKT ZAGOSPODAROWANIA TERENU	
Projektował	inż. Hanna Szusticka	Skala : 1:500
podpis		Branża sanit. Faza oprac. P.B. Nr.rys 12A