

MAPA do celów projektowych

Arkusz mapy: 7.175.15.21.1.1
7.175.15.21.1.2

Skala: 1:500
Obrob ewid.: Wólka Smolana
Gmina Brochów

Mapa aktualna na dzień 06.05.2010 r.
w granicach oznaczonych kolorem zielonym

Nie wyklucza się istnienia w terenie innych nie
wykazywanych na niniejszej mapie urządzeń podziemnych,
które nie były zgłoszone do inwentaryzacji lub o których
brak jest informacji w instytucjach branżowych

PRZEDSIĘBIĘCTWO USŁUG GEODEZYJNYCH
mgr inż. Tadeusz Pozniowski
W-500 Sobótka, ul. Piłsudskiego 14A, tel. 28
tel: (0-48) 882 83 13, tel./fax: (0-48) 882 68 17
tel. kom. 0961 32 53 51, NIP: 887-101-818-08

GEODETA UPRAWNIONY
mgr inż. Tadeusz Pozniowski
(Up. GUGiK nr 448)

Obiekt prowadzony w systemie
mapy numerycznej
Projekt geodezyjny na ZI.DP
powinno być opierane
geodezyjnie
(posiadać określone współrzędne)


STAROSTWO POWIATOWE w SOCHACZEWIE
Pierwotny Urząd Dokumentacji Geodezyjnej i Inżynierii
w obszarze oznaczonej linią zieloną, dokonano
aktualizacji treści mapy zasadniczej.
Dokumenty z pendenta uszeregowane przyjęto
do zasobu perłowego w dniu: **02.06.2010**
i zaszeregowano pod nr.: **7.175.15.21.1.1.1**
Ministerstwo może mieć swój do celów projektowych.
Projektowane obiekty budowlane wymagają, w szczególności,
też na podstawie podległej wytycznej Inwentaryzacji
czyli: konieczności przystąpienia do inwentaryzacji
wytycznej przez jednostki organizacyjne do
wytycznej przez geodezyjnych.
Sachetex, dnia **02.06.2010**
Młodszy starszy inżynier
M. K.

Z u.p. STAROSTA
Za Kierownika Powiatowego Urzędu
Dokumentacji Geodezyjnej i Inżynierii
Irena Karcz

MAPA NR

3A

Uwaga:
W miejscach skrzyżowań projektowanej
kanaalizacji sanitarnej z istniejącymi
kablami energetycznymi oraz
telekomunikacyjnymi należy je
zabezpieczyć rurą Arcta

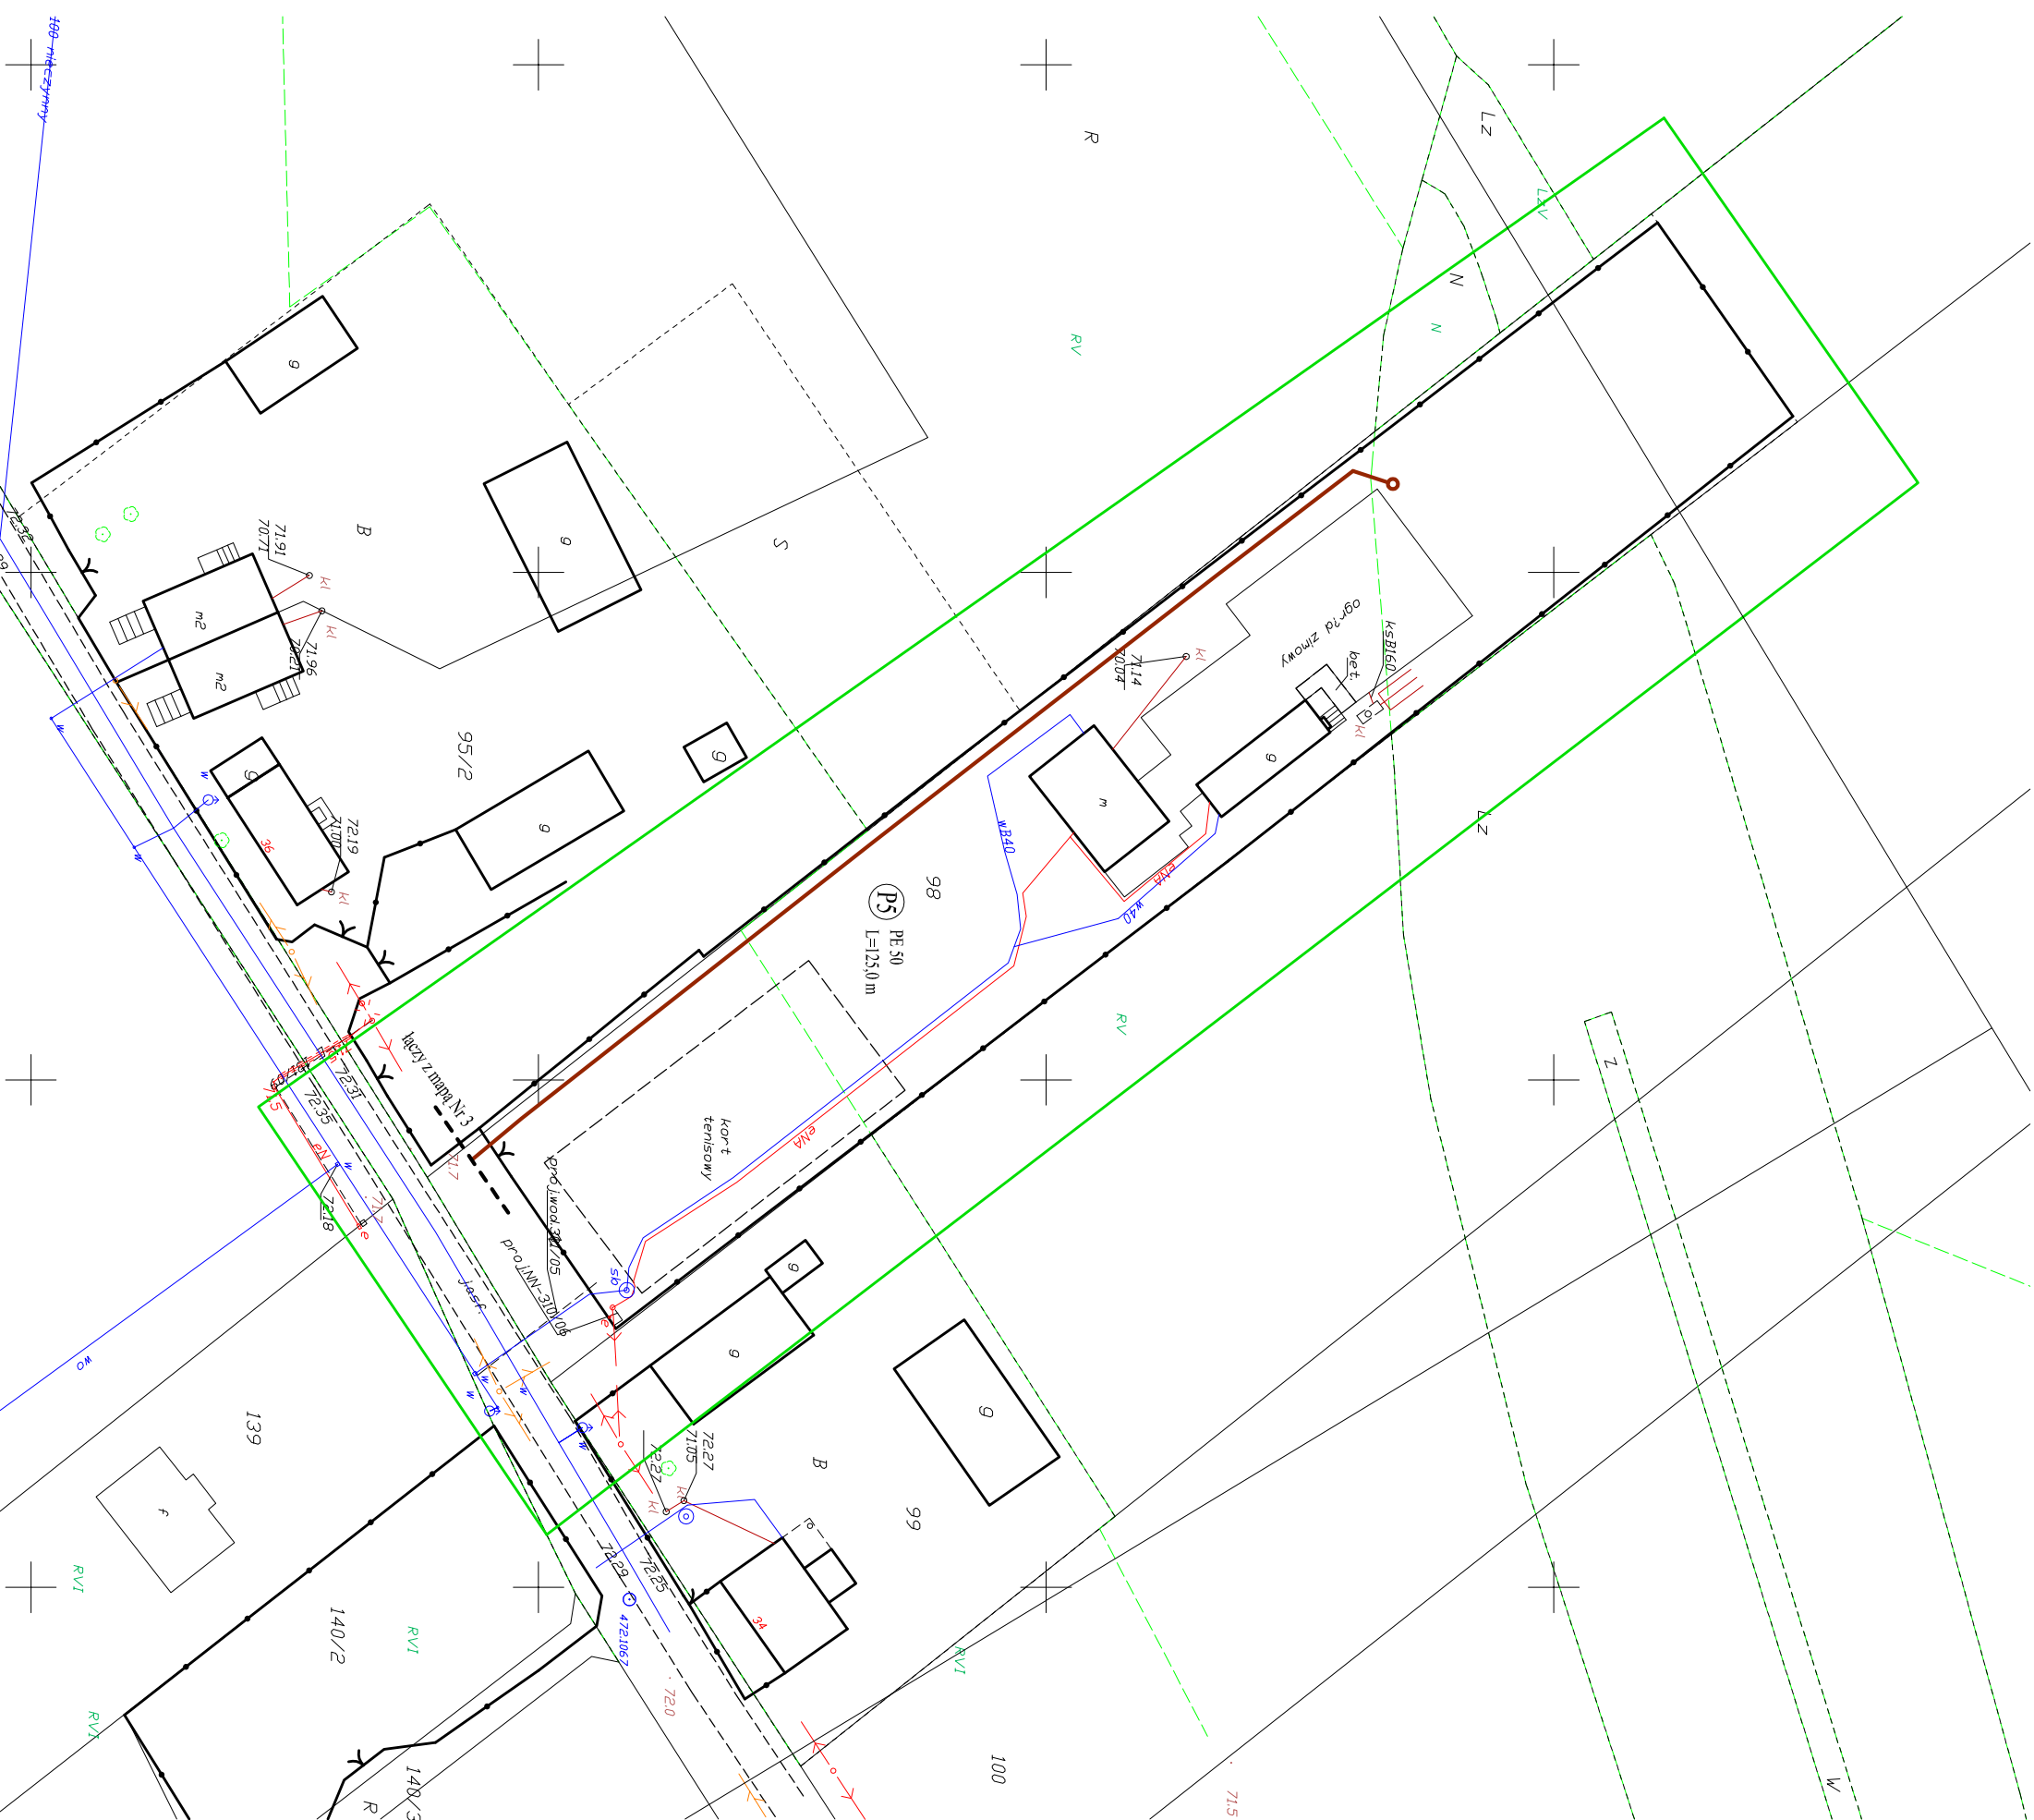

Obiekt	SIEĆ KANALIZACJI SANITARNEJ CIŚNIENIOWEJ WRAZ Z PRZYDMOWYMI PRZEPROMIENIAMI		
Adres	WÓLKA SMOLANA, BROCHÓWCA, OLSZOWIEC, GMINA BROCHÓW		
Nazwa opr.	PROJEKT BUDOWLANO-WYKONAWCZY BUDOWY SIECI KANALIZACJI SANITARNEJ CIŚNIENIOWEJ WRAZ Z PRZYDMOWYMI PRZEPROMIENIAMI ŚCIEKÓW W MIASTECZKACH WÓLKA SMOLANA, BROCHÓWCA, OLSZOWIEC W GMINIE BROCHÓW PROJEKT ZAGOSPODAROWANIA TERENU		
Nazwa rys.	inż. Hanna Szusticka		
Projektował	Skala: 1:500	Branża sanit.	Mierys
podpis		Faza oprac. PIB	7A